



PLANTA BAIXA TÉCNICA USB  
ESC. 1/75 A: 278,37 m²

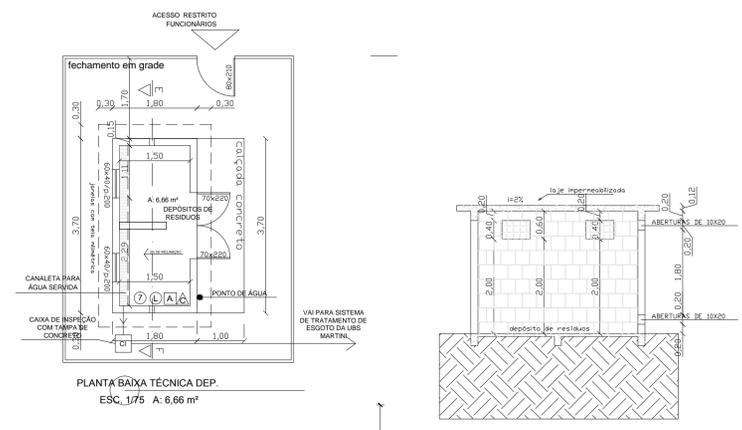

PLANTA BAIXA TÉCNICA DEP.  
ESC. 1/75 A: 6,66 m²

CORTE E - F  
ESC. 1/50

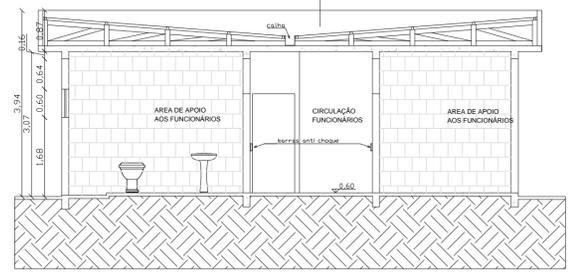


CORTE A\_B  
ESC. 1/75

RAMPAS DE ACESSO DA RUA

passeio público  
Rua Colorado

QUADRO DE ÁREAS	
ÁREA TOTAL O TERRENO:	1440 m²
ÁREA TOTAL CONSTRUÍDA:	278,37 m²

LEGENDA	
	PISO CERÂMICO
	PAREDE REVESTIMENTO EM AZULEJO
	PAREDE PINTURA ACRÍLICA SEMI-BRILHO
	FORRO LAJE DE CONCRETO
	DISPENSADORES ALCOOL EM GEL
	DISPENSADORES DE SABÃO DETERGENTE
	DISPENSADORES DE PAPEL TOALHA
	LIXEIRA DE ACIONAMENTO POR PEDAL
	MACANETAS TIPO ALAVANCA
	TORNEIRAS COM DISP. DE ACIONAMENTO
	RALO SIFONADO LIGADO A INSTALAÇÃO DE ESGOTO SANITÁRIO DE SERVIÇO.

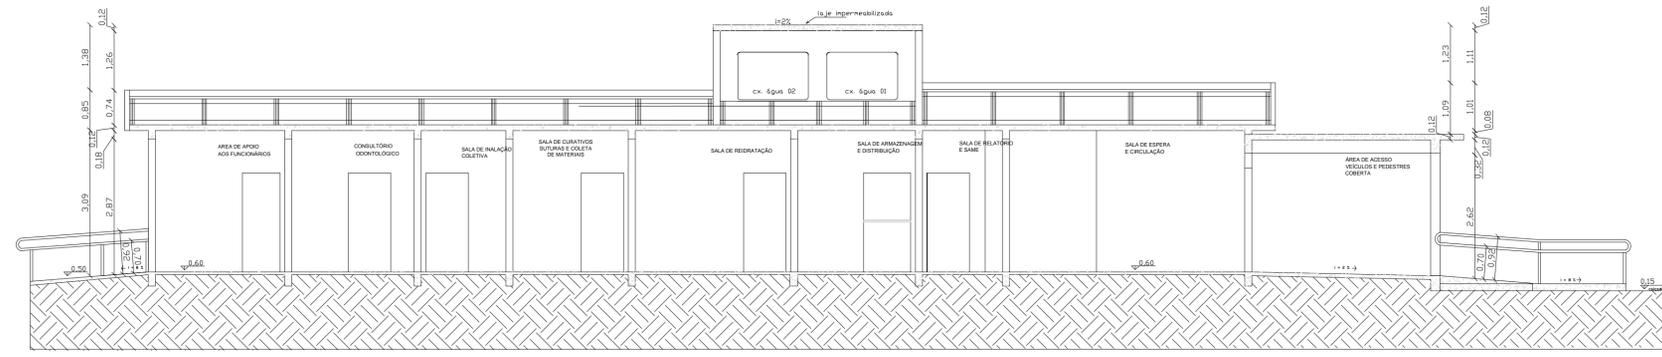

CORTE C\_D  
ESC. 1/75

**PREFEITURA MUNICIPAL DE ESPUMOSO**  
DEPARTAMENTO DE ENGENHARIA

PROPRIETÁRIO: Prefeitura Municipal de Espumoso  
ENDEREÇO: Rua Colorado, esquina com Rua Santa Maria, no Bairro Martini em Espumoso - RS.

DATA: Julho/2017  
ESCALA: 1/75

NOME DA OBRA: Unidade Básica de Saúde Martini

RESPONSÁVEL TÉCNICO: [Signature]

PRANCHA: 3/4