


ODIL C. GOMES DA SILVA

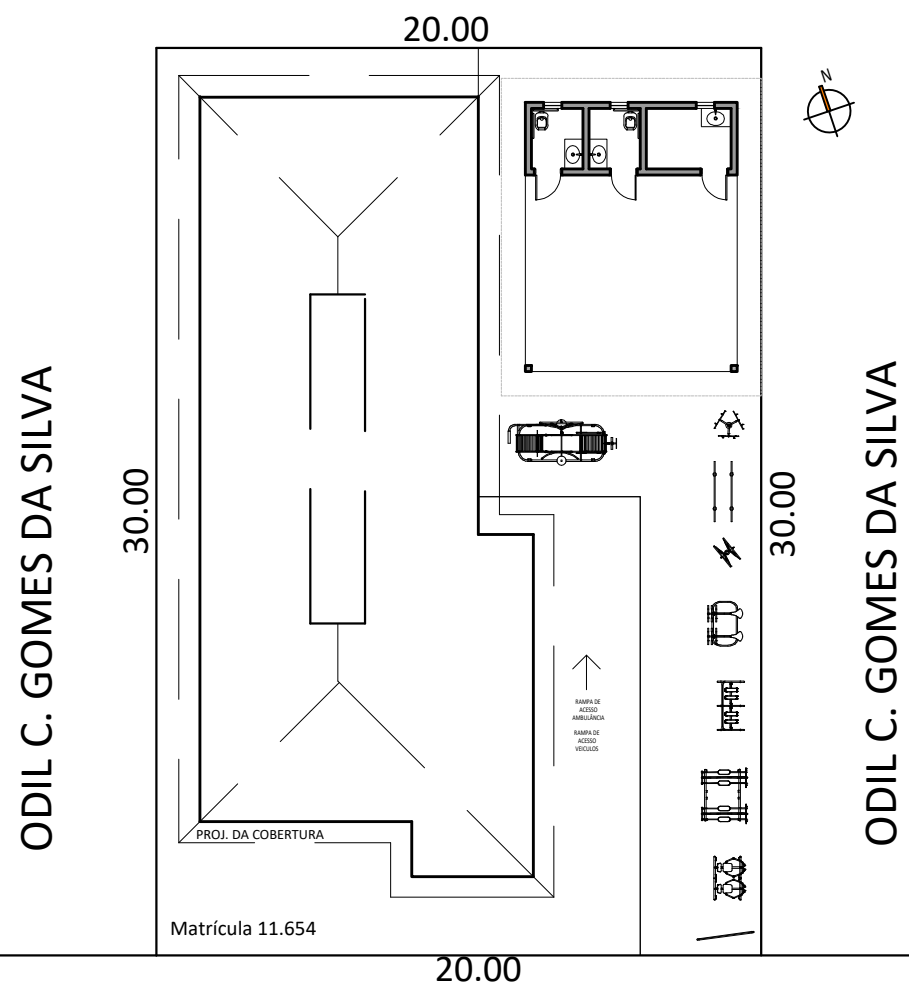

← SERRA DOS ENGENHOS

RUA PRINCIPAL

SE

PLANTA DE LOCALIZAÇÃO

1/250

Direitos autorais reservados

BENEDETI
ARQUITETURA E URBANISMO

Rua Paissandu, 1173/801
CEP 99050-260
Centro - Passo Fundo - RS
Telefone 54 - 98117 1750
benedetiarchitettura@outlook.com

OBRA
Polo de Modalidade Intermediária

RESPONSÁVEL TÉCNICO

ENDEREÇO
Deposito
Espumoso/RS

Arq. Luiz Eduardo Benedeti CAU/RS A147763-3
PROPRIETÁRIO

Município de Espumoso


PLANTA DE LOCALIZAÇÃO

ATIVIDADE E TIPOLOGIA

Desenho: Luiz E. Benedeti

Escala: 1/250
Data: abril 19
ART:

1/11

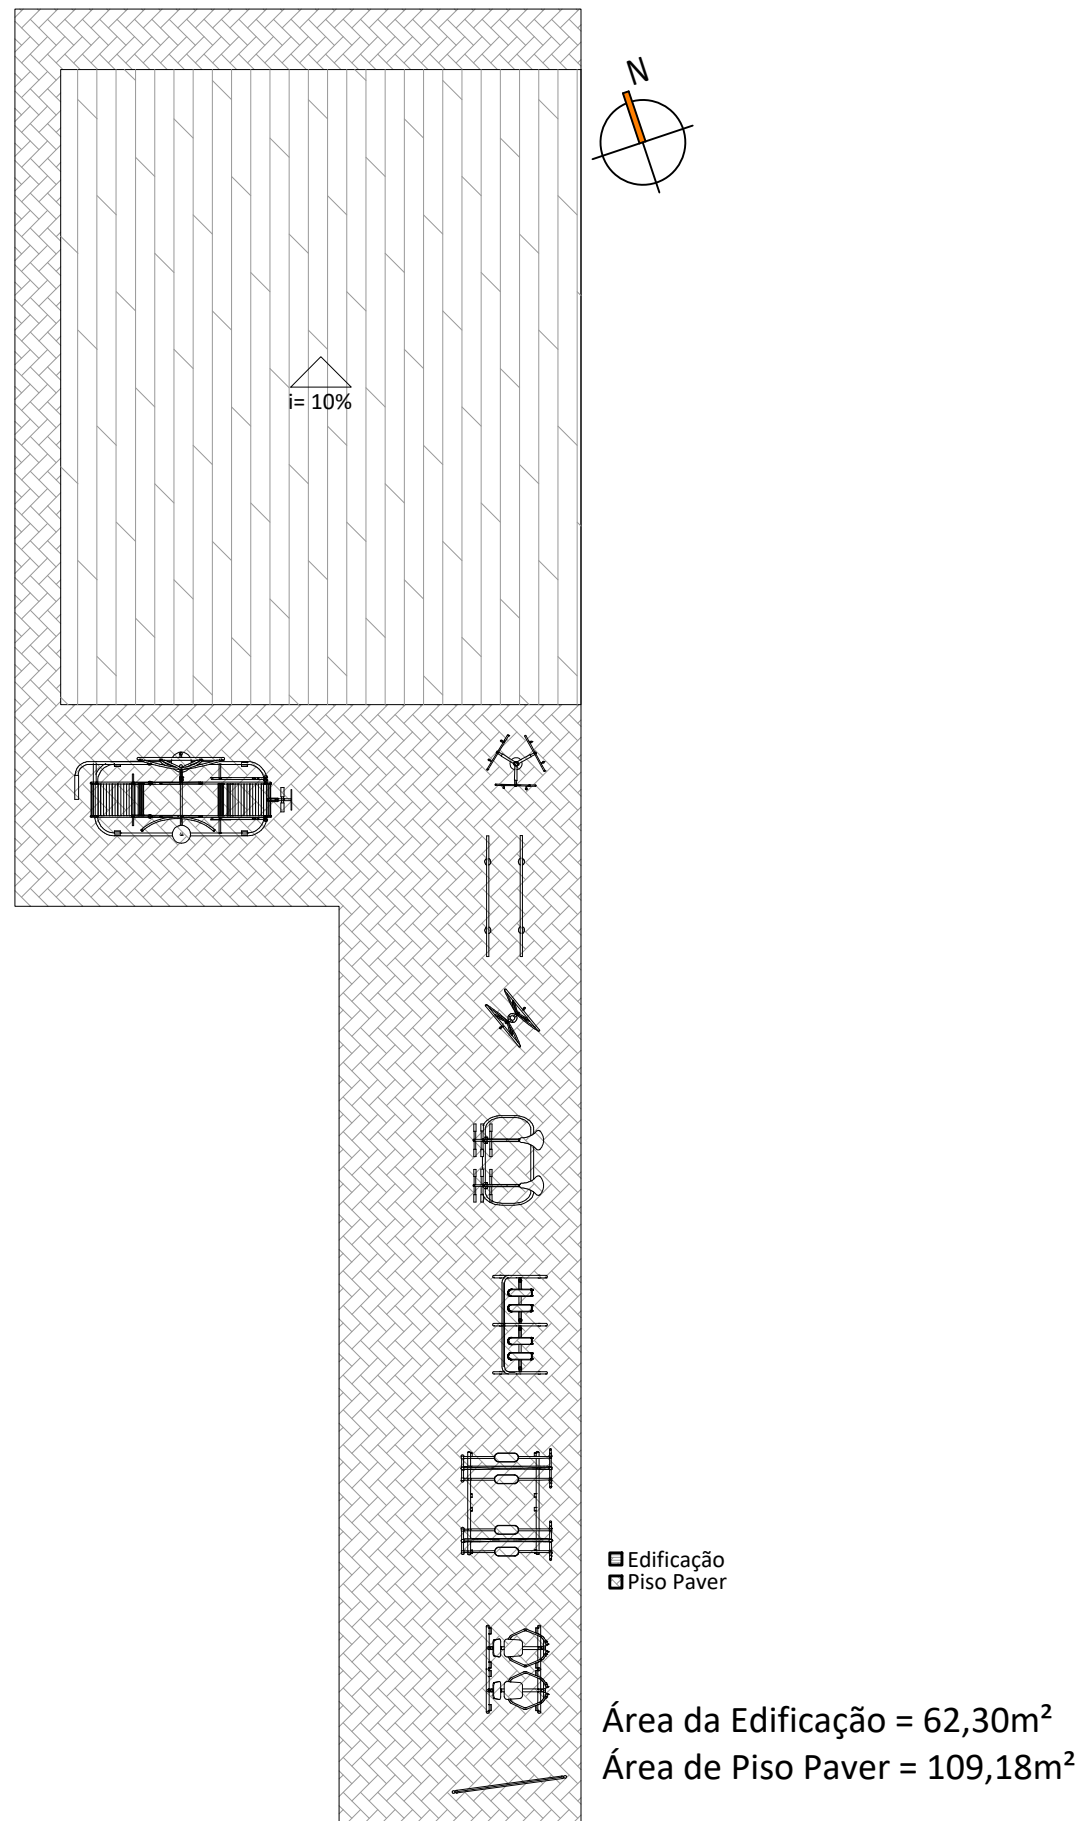

PLANTA DE IMPLANTAÇÃO

1/125

Direitos autorais reservados



Rua Paissandu, 1173/801
 CEP 99050-260
 Centro - Passo Fundo - RS
 Telefone 54 - 98117 1750
 benedetiarchitettura@outlook.com

OBRA
 Polo de Modalidade Intermediária

RESPONSÁVEL TÉCNICO

ENDEREÇO
 Deposito
 Espumoso/RS

Arq. Luiz Eduardo Benedeti CAUIRS A147763-3
PROPRIETÁRIO


Município de Espumoso

PLANTA DE IMPLANTAÇÃO

ATIVIDADE E TIPOLOGIA

Desenho: Luiz E. Benedeti

Escala: 1/125
 Data: abril 19
 ART:

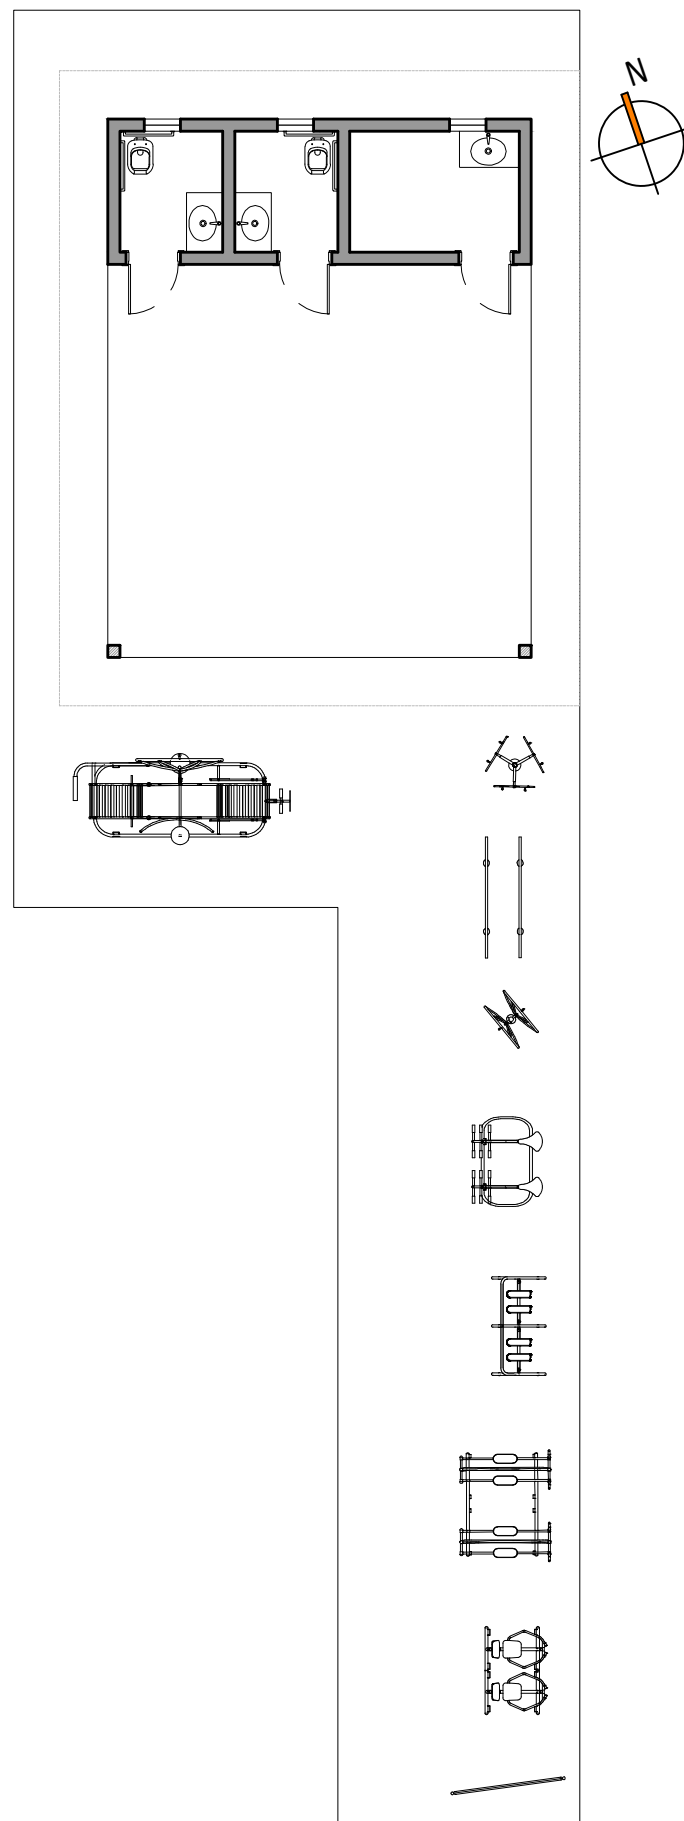

PLANTA DE IMPLANTAÇÃO MOBILIADA

1/125

Direitos autorais reservados



Rua Paissandu, 1173/801
 CEP 99050-260
 Centro - Passo Fundo - RS
 Telefone 54 - 98117 1750
 benedetiarchitettura@outlook.com

OBRA
 Polo de Modalidade Intermediária

RESPONSÁVEL TÉCNICO

ENDEREÇO
 Deposito
 Espumoso/RS

Arq. Luiz Eduardo Benedeti CAUIRS A147763-3
 PROPRIETÁRIO


Município de Espumoso

PLANTA DE IMPLANTAÇÃO MOBILIADA

ATIVIDADE E TIPOLOGIA

Desenho: Luiz E. Benedeti

Escala: 1/125
 Data: abril 19
 ART:

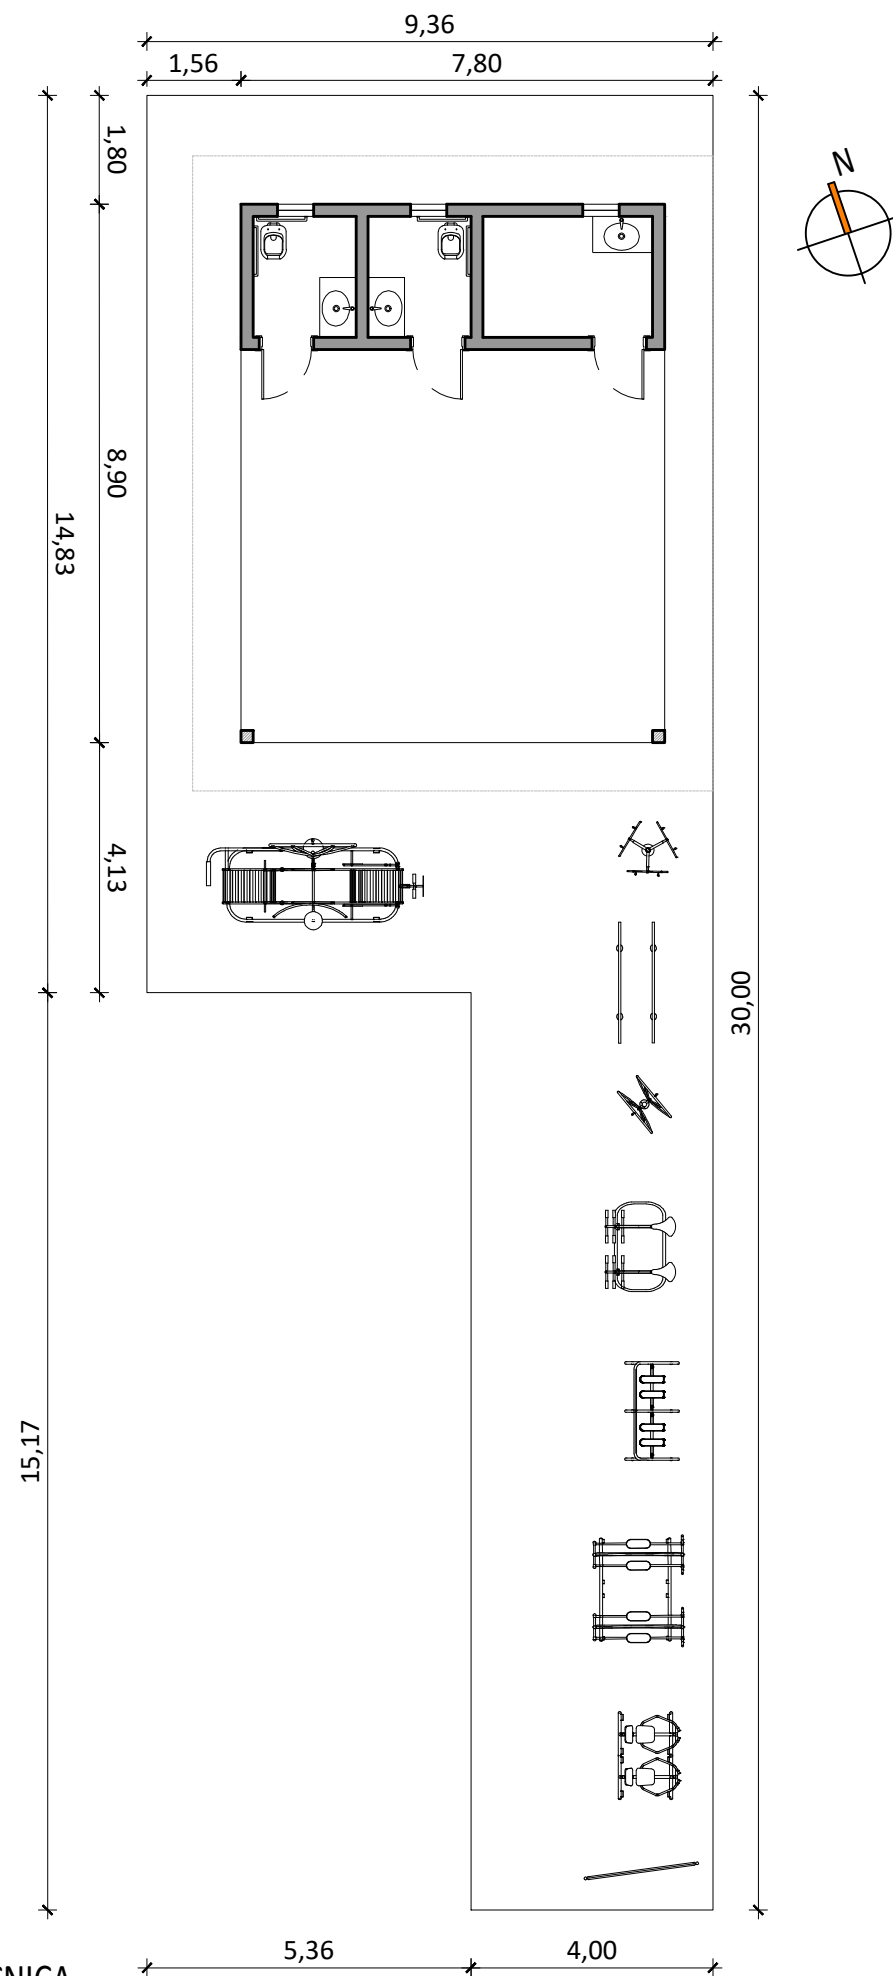

PLANTA DE IMPLANTAÇÃO TÉCNICA

1/125

Direitos autorais reservados



Rua Paissandu, 1173/801
 CEP 99050-260
 Centro - Passo Fundo - RS
 Telefone 54 - 98117 1750
 benedetiarchitettura@outlook.com

OBRA
 Polo de Modalidade Intermediária

RESPONSÁVEL TÉCNICO

ENDEREÇO
 Deposito
 Espumoso/RS

Arq. Luiz Eduardo Benedeti CAUIRS A147763-3

PROPRIETÁRIO


Município de Espumoso

PLANTA DE IMPLANTAÇÃO TÉCNICA

ATIVIDADE E TIPOLOGIA

Desenho: Luiz E. Benedeti

Escala: 1/125
 Data: abril 19
 ART:

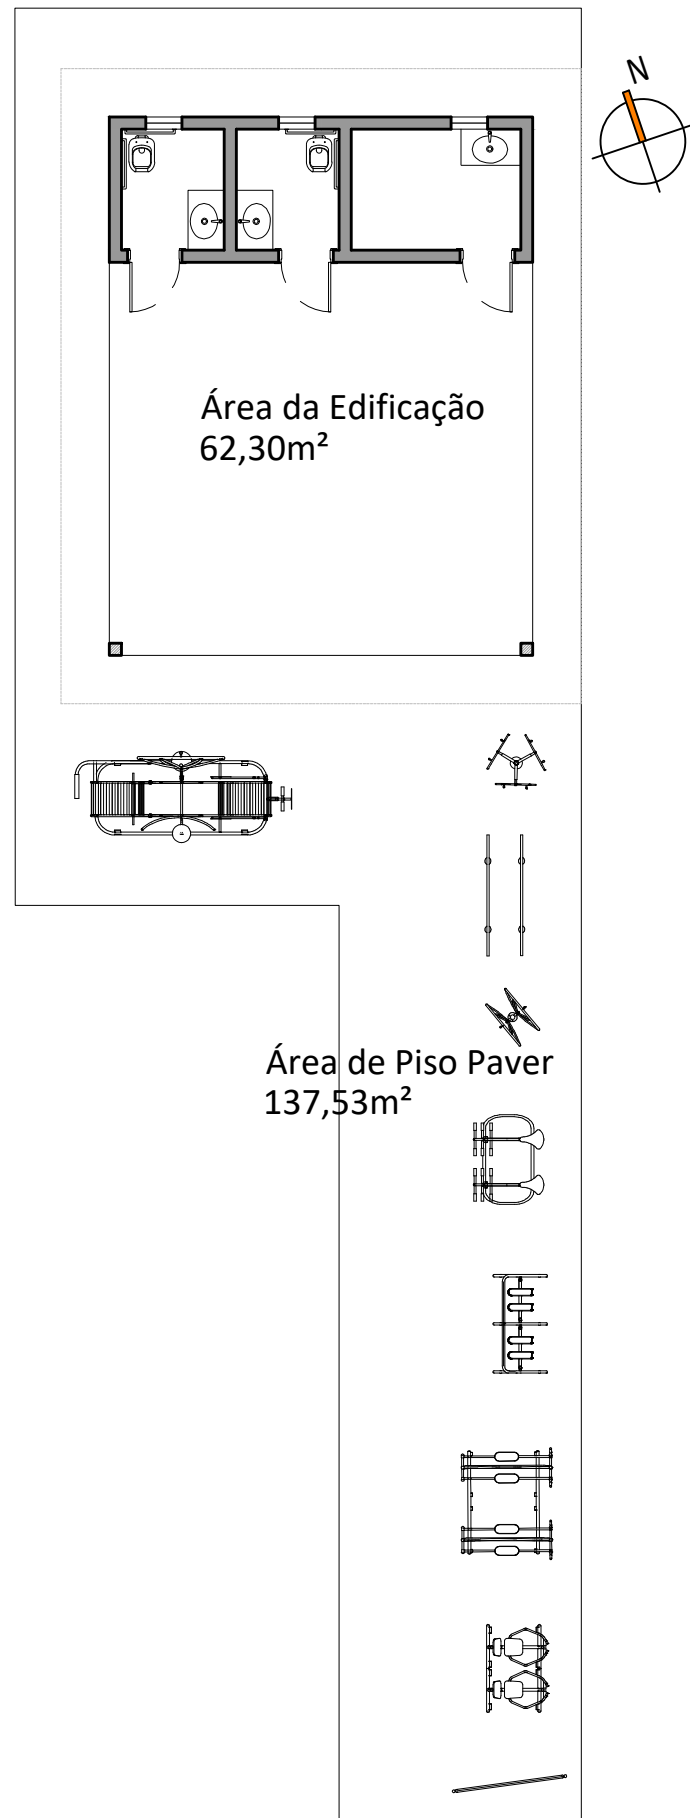

PLANTA DE PISOS

1/125

Direitos autorais reservados

ABENEDETI
ARQUITETURA E URBANISMO

Rua Paissandu, 1173/801
CEP 99050-260
Centro - Passo Fundo - RS
Telefone 54 - 98117 1750
benedetiarchitettura@outlook.com

OBRA
Polo de Modalidade Intermediária

RESPONSÁVEL TÉCNICO

ENDEREÇO
Deposito
Espumoso/RS

Arq. Luiz Eduardo Benedeti CAU/RS A147763-3
PROPRIETÁRIO

Município de Espumoso


PLANTA DE PISO

ATIVIDADE E TIPOLOGIA

Desenho: Luiz E. Benedeti

Escala: 1/125
Data: abril 19
ART:

5/11

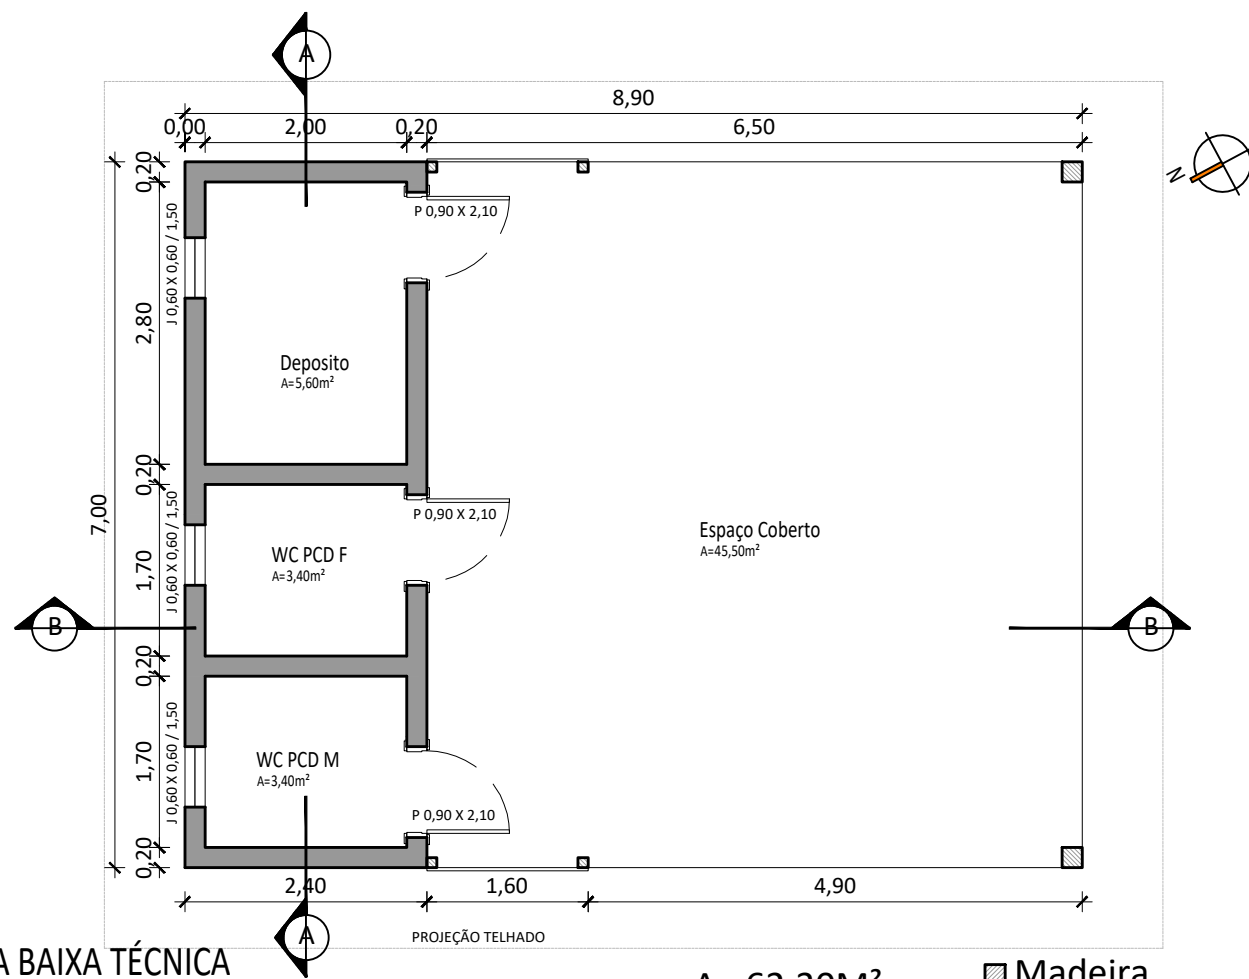


PLANTA BAIXA TÉCNICA

1/75

A= 62,30M²

- ▨ Madeira
- Alvenaria

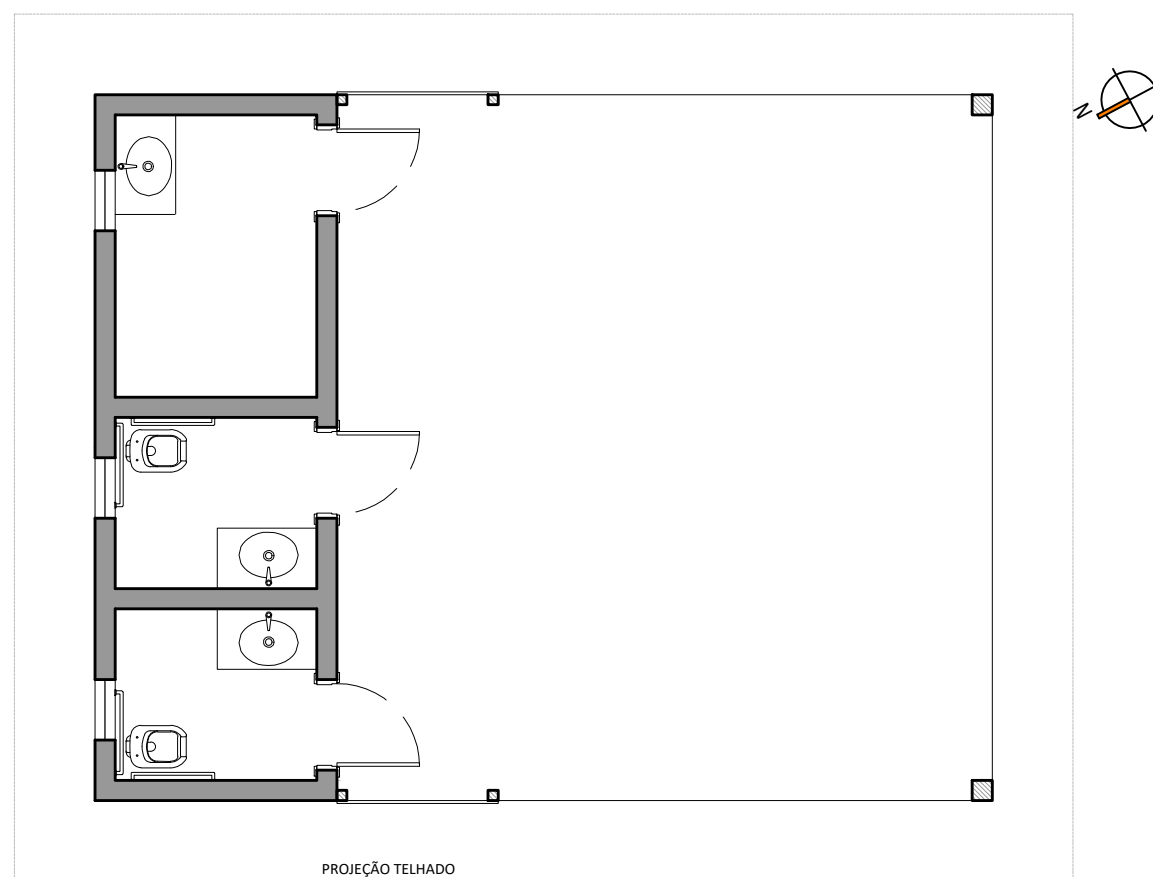

PLANTA BAIXA MOBILIADA

1/75

A= 62,30M²

- ▨ Madeira
- Alvenaria



Direitos autorais reservados

BENEDETI
ARQUITETURA E URBANISMO

Rua Paissandu, 1173/801
CEP 99050-260
Centro - Passo Fundo - RS
Telefone 54 - 98117 1750
benedetiarchitettura@outlook.com

OBRA
Polo de Modalidade Intermediária

RESPONSÁVEL TÉCNICO

ENDEREÇO
Deposito
Espumoso/RS

Arq. Luiz Eduardo Benedeti
PROPRIETÁRIO
CAUIRS A147763-3

Município de Espumoso


PLANTA BAIXA TÉCNICA
PLANTA BAIXA MOBILIADA

ATIVIDADE E TIPOLOGIA

Desenho: Luiz E. Benedeti

Escala: 1/75
Data: abril 19
ART:


6/11

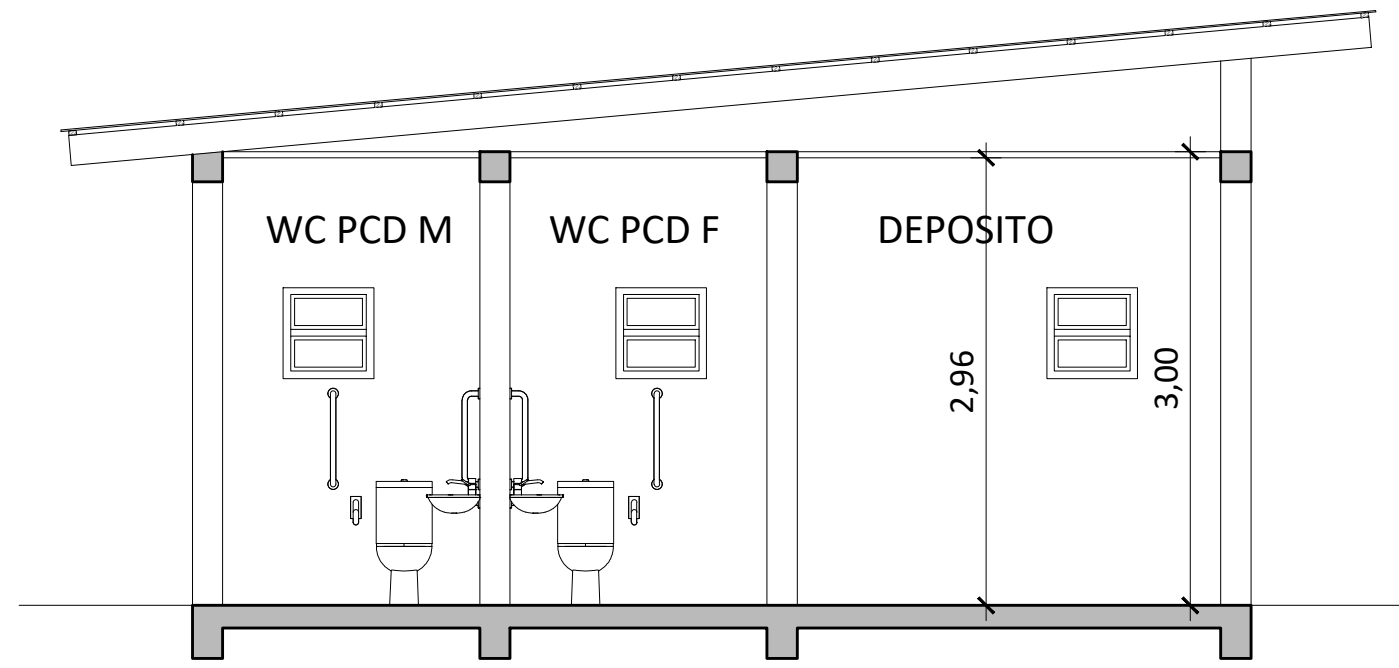

CORTE AA

1/50

-  Madeira
-  Alvenaria

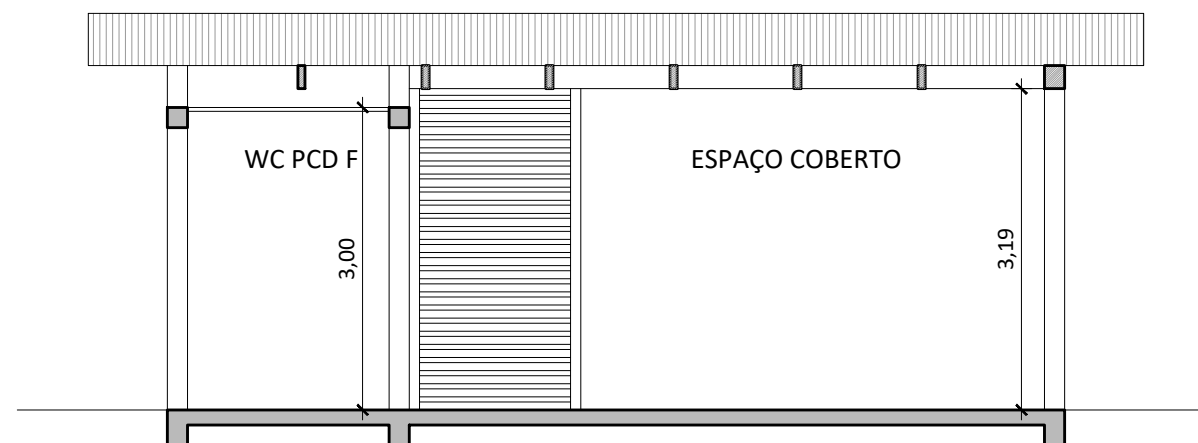

CORTE BB

1/75

-  Madeira
-  Alvenaria

Direitos autorais reservados

ABENEDETI
ARQUITETURA E URBANISMO

Rua Paissandu, 1173/801
CEP 99050-260
Centro - Passo Fundo - RS
Telefone 54 - 98117 1750
benedetiarchitettura@outlook.com

OBRA
Polo de Modalidade Intermediária

RESPONSÁVEL TÉCNICO

ENDEREÇO
Deposito
Espumoso/RS

Arq. Luiz Eduardo Benedeti
PROPRIETÁRIO CAURS A147763-3

Município de Espumoso

CORTE AA / BB

ATIVIDADE E TIPOLOGIA


Desenho: Luiz E. Benedeti

Escala: 1/50 / 75
Data: abril 19
ART:




FACHADA LESTE

1/50

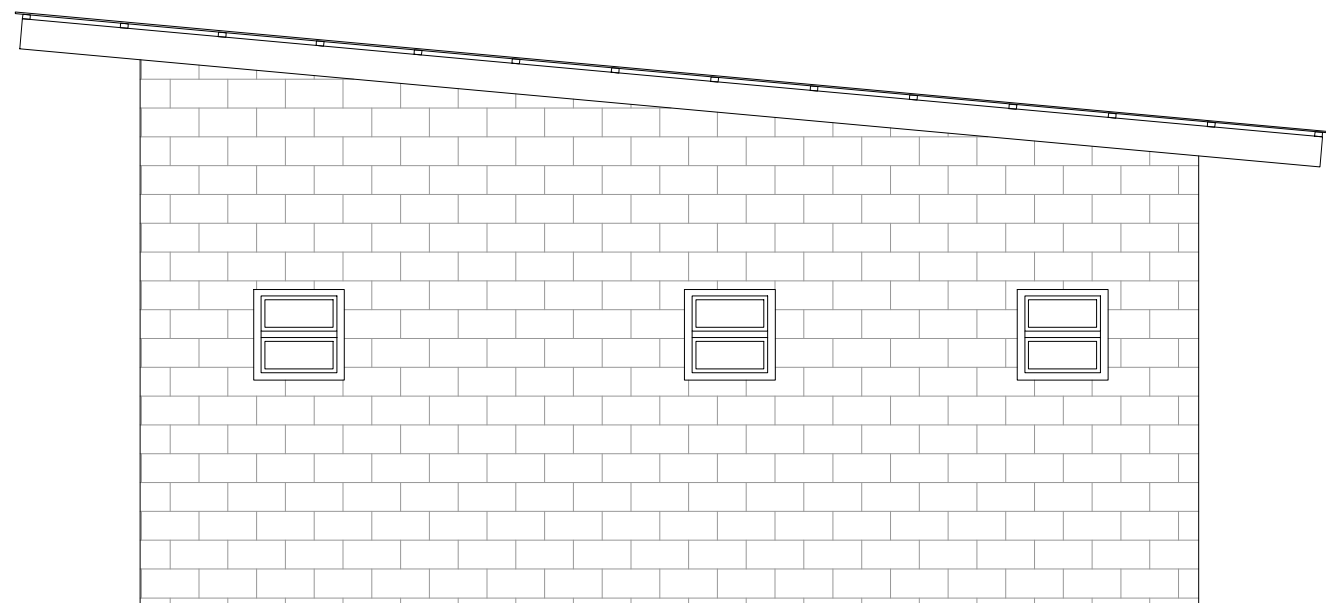

FACHADA OESTE

1/50

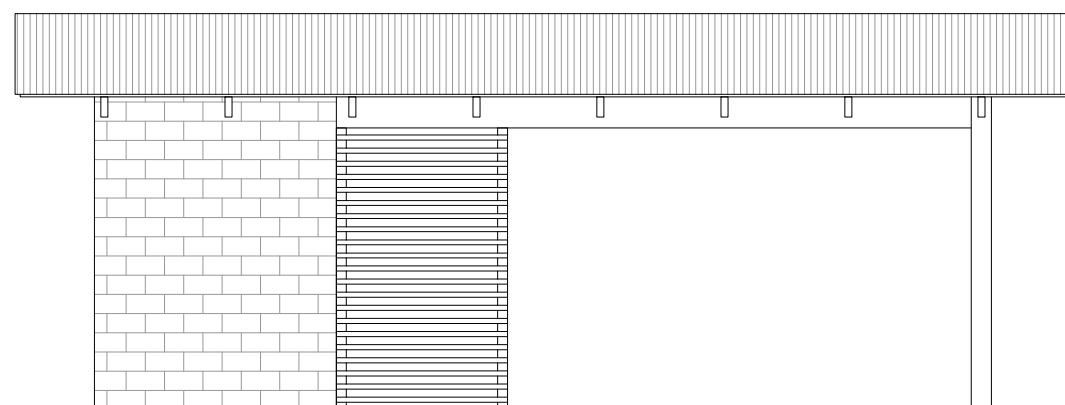

FACHADA SUL

1/75

Direitos autorais reservados



Rua Paissandu, 1173/801
CEP 99050-260
Centro - Passo Fundo - RS
Telefone 54 - 98117 1750
benedetiarchitettura@outlook.com

OBRA
Polo de Modalidade Intermediária

RESPONSÁVEL TÉCNICO

ENDEREÇO
Deposito
Espumoso/RS

Arq. Luiz Eduardo Benedeti CAU/RS A147763-3
PROPRIETÁRIO


Município de Espumoso

FACHADAS

ATIVIDADE E TIPOLOGIA


Desenho: Luiz E. Benedeti

Escala: 1/50 / 75
Data: abril 19
ART:

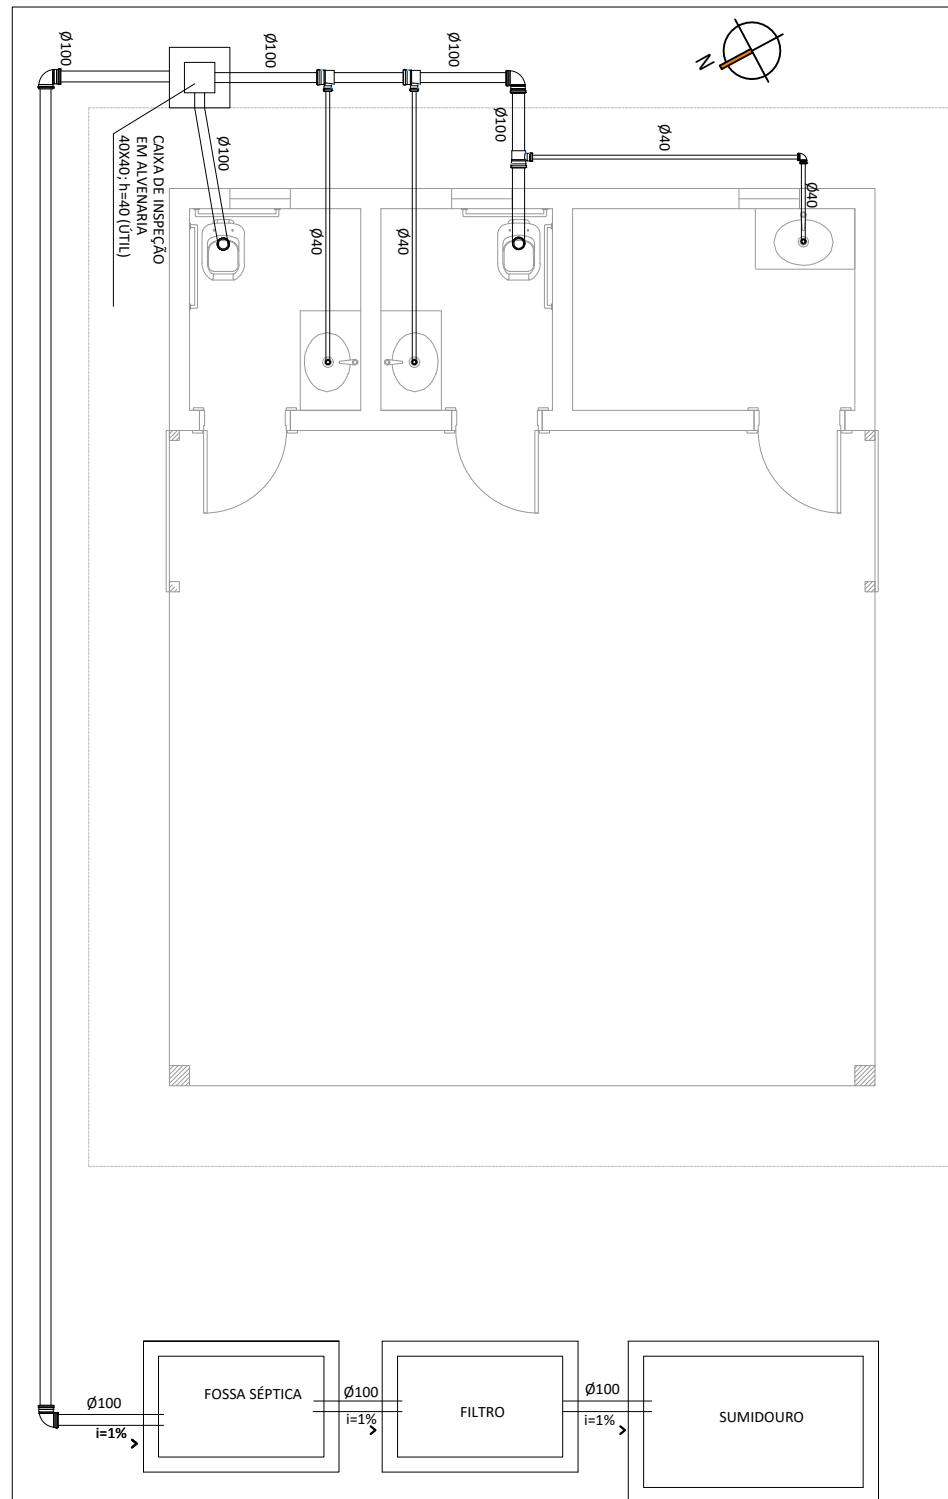

PLANTA BAIXA HIDROSSANITÁRIOS - ESGOTO

1/75

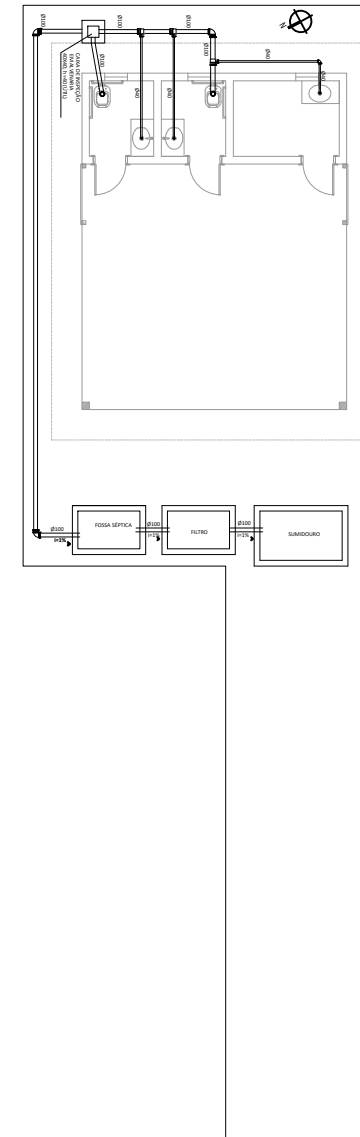

| | | |
|---------------|---------------------|---------|
| FOSSA SÉPTICA | 1,00 x 1,64 x 1,20m | 1,97m³ |
| FILTRO | 1,00 x 1,64 x 1,20m | 1,97m³ |
| SUMIDOURO | 2,70 x 1 x 2,7m | 7,29 m³ |

| CONVENÇÕES | |
|---------------------|--|
| Tubulação de esgoto | |
| | Tubulação embutida na parede/piso |
| | Adaptador para saída de vaso sanitário |
| | Bucha de redução |
| | Caixa Múltipla para gordura |
| | Corpo de caixa sifonada |
| | Curva 45 graus longa |
| | Curva 90 graus curta |
| | Curva 90 graus longa |
| | Grelha redonda |
| | Joelho 90 graus |
| | Joelho 45 graus |
| | Junção simples |
| | Junção simples Série N 100x50mm |
| | Junção simples com redução |
| | Redução excêntrica |
| | Tampa cega redonda |
| | Tê |
| | Tubo de pvc 100mm |
| | Tubo de pvc 100mm |
| | Tubo de pvc 40mm |
| | Tubo de pvc 50mm |
| | Tubo de pvc 75mm |
| | Anel de borracha |
| | Luva simples |
| | Grelha de captação hídrica |

TABELA DE DECLIVIDADES MÍNIMAS PARA TUBOS PVC TIPO ESGOTO

| Ø | DECLIVIDADE MÍNIMA |
|------|--------------------|
| Ø40 | 3% |
| Ø50 | 3% |
| Ø75 | 2% |
| Ø100 | 1% |

Direitos autorais reservados



Rua Paissandu, 1173/801
 CEP 99050-260
 Centro - Passo Fundo - RS
 Telefone 54 - 98117 1750
 benedetiarchitettura@outlook.com

OBRA
 Polo de Modalidade Intermediária

RESPONSÁVEL TÉCNICO

ENDEREÇO
 Deposito
 Espumoso/RS

Arq. Luiz Eduardo Benedeti CAU/RS A147763-3
 PROPRIETÁRIO


Município de Espumoso

**PLANTA BAIXA HIDROSSANITÁRIOS
 ESGOTO**

ATIVIDADE E TIPOLOGIA

Desenho: Luiz E. Benedeti

Escala: 1/75
 Data: abril 19
 ART:

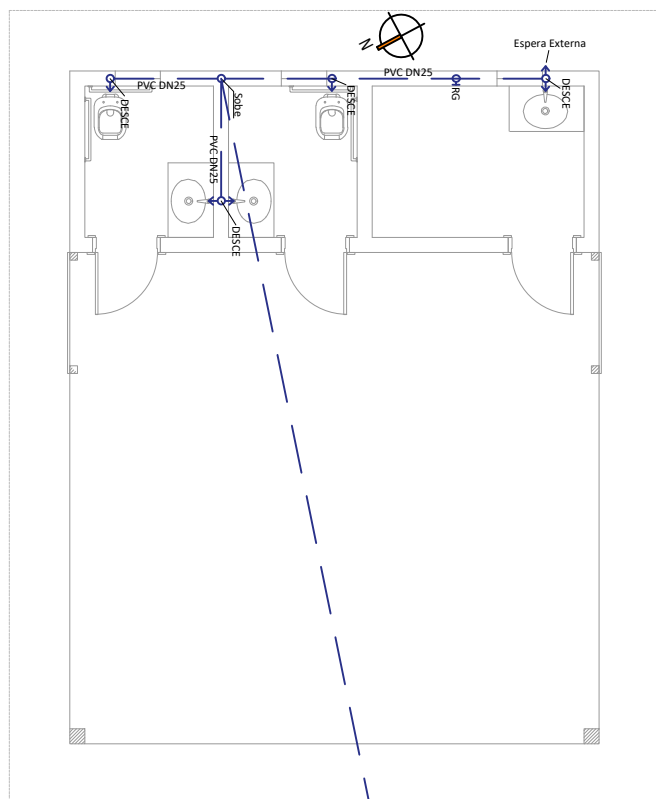

| CONVENÇÕES | |
|------------------------|-----------------------|
| Tubulação de água fria | |
| OH | Registro (RG) |
| ○ | Pontos de água |
| → | Pontos Saídas de água |
| ▨ | Hidrômetro |

PLANTA BAIXA HIDROSSANITÁRIOS - ÁGUA FRIA

1/100

Direitos autorais reservados



Rua Paissandu, 1173/801
 CEP 99050-260
 Centro - Passo Fundo - RS
 Telefone 54 - 98117 1750
 benedetiarchitettura@outlook.com

OBRA
 Polo de Modalidade Intermediária

RESPONSÁVEL TÉCNICO

ENDEREÇO
 Deposito
 Espumoso/RS

Arq. Luiz Eduardo Benedeti CAUIRS A147763-3
 PROPRIETÁRIO


Município de Espumoso

**PLANTA BAIXA HIDROSSANITÁRIOS
 ÁGUA FRIA**

ATIVIDADE E TIPOLOGIA

Desenho: Luiz E. Benedeti

Escala: 1/75
 Data: abril 19
 ART:

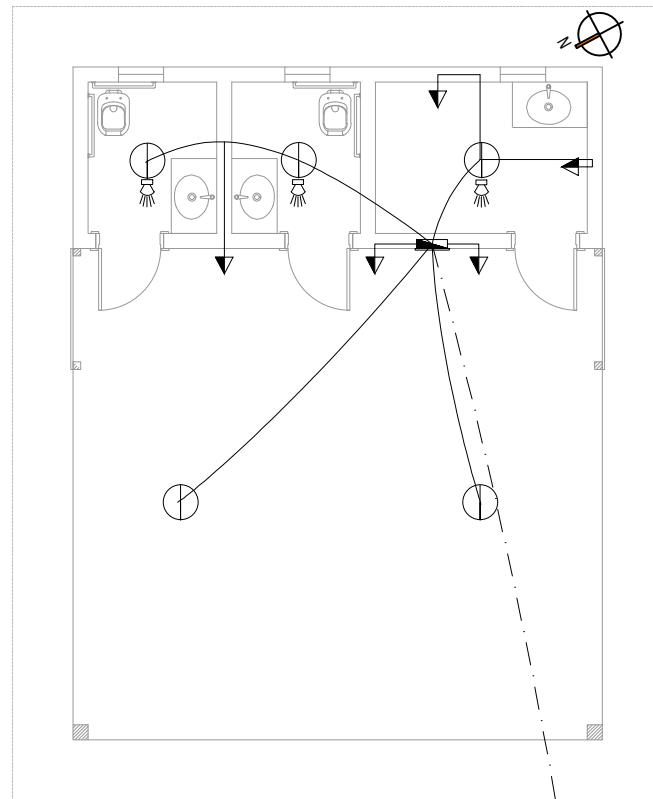

- LEGENDA ELÉTRICO**
- ⊖ Ponto de telefone.
 - ▽ Ponto de Ar Cond.
 - ▼ Torneira Elétrica
 - ⊕ Refletor
 - ⊖ Antena
 - ⊕ Spot
 - ⊖ Ponto de Luz no Teto
 - ⊖ Arandela
 - ▽ Tomada Baixa - H=0.30m
 - ▼ Tomada Média - H=1.20m
 - ▼ Tomada Alta - H=2.20m
 - ⊖ Interruptor Paralelo (Hotel)
 - ⊖ Interruptor Simples
 - ⊖ Interruptor Duplo
 - ⊖ Interruptor Campainha
 - ⊖ Ponto de Sensor Infravermelho
 - ⊖ QD - Quadro de Distribuição de Luz/Força
 - ⊖ Condutores Fase, Neutro, Terra, Retorno
 - a, b, ... Seções
 - Eletroduto embutido nas paredes e no teto
- OBSERVAÇÕES:**
- Ligação Monofásica;
 - Todos os condutores serão de cobre;
 - Todos os eletrodutos serão de PVC e embutidos nas lajes, forros e paredes;
 - Os eletrodutos das embutidos nas lajes terão Diâmetro de 25mm
 - Os eletrodutos das embutidos nas Paredes terão Diâmetro de 20mm
 - Os eletrodutos embutidos no forro terão Diâmetro de 20mm

PLANTA BAIXA ELÉTRICA

1/100

Direitos autorais reservados



Rua Paissandu, 1173/801
 CEP 99050-260
 Centro - Passo Fundo - RS
 Telefone 54 - 98117 1750
 benedetiarchitettura@outlook.com

OBRA
 Polo de Modalidade Intermediária

RESPONSÁVEL TÉCNICO

ENDEREÇO
 Deposito
 Espumoso/RS

Arq. Luiz Eduardo Benedeti CAUIRS A147763-3

PROPRIETÁRIO

Município de Espumoso

PLANTA BAIXA ELÉTRICA

ATIVIDADE E TIPOLOGIA

Desenho: Luiz E. Benedeti

Escala: 1/100
 Data: abril 19
 ART: